


NOTE

- IL PROGETTO E' DA INTENDERSI COME PRELIMINARE ED INDICATIVO. DOVRA' ESSERE DEFINITO IN FASE ESECUTIVA CON LA DIREZIONE DEI LAVORI E CON LA DITTA INSTALLATRICE.
- PRIMA DELL'ESECUZIONE DEGLI IMPIANTI DOVRANNO ESSERE REDATTI I PROGETTI ESECUTIVI IN CONFORMITA' ALLE VIGENTI NORMATIVE.
- LA GESTIONE DELL'IMPIANTO E' DA DEFINIRE CON LE DITTE ESECUTRICI DELL'IMPIANTO ELETTRICO E DELL'IMPIANTO TERMICO ED IDRICO A LAVORO ACQUISITO ED IN OGNI CASO PRIMA DELL'ESECUZIONE.
- LE TUBAZIONI DOVRANNO ESSERE ISOLATE IN CONFORMITA' A QUANTO PREVISTO DAL DPR 412/93.


PIANTA PIANO TERRA

SCALA 1:100

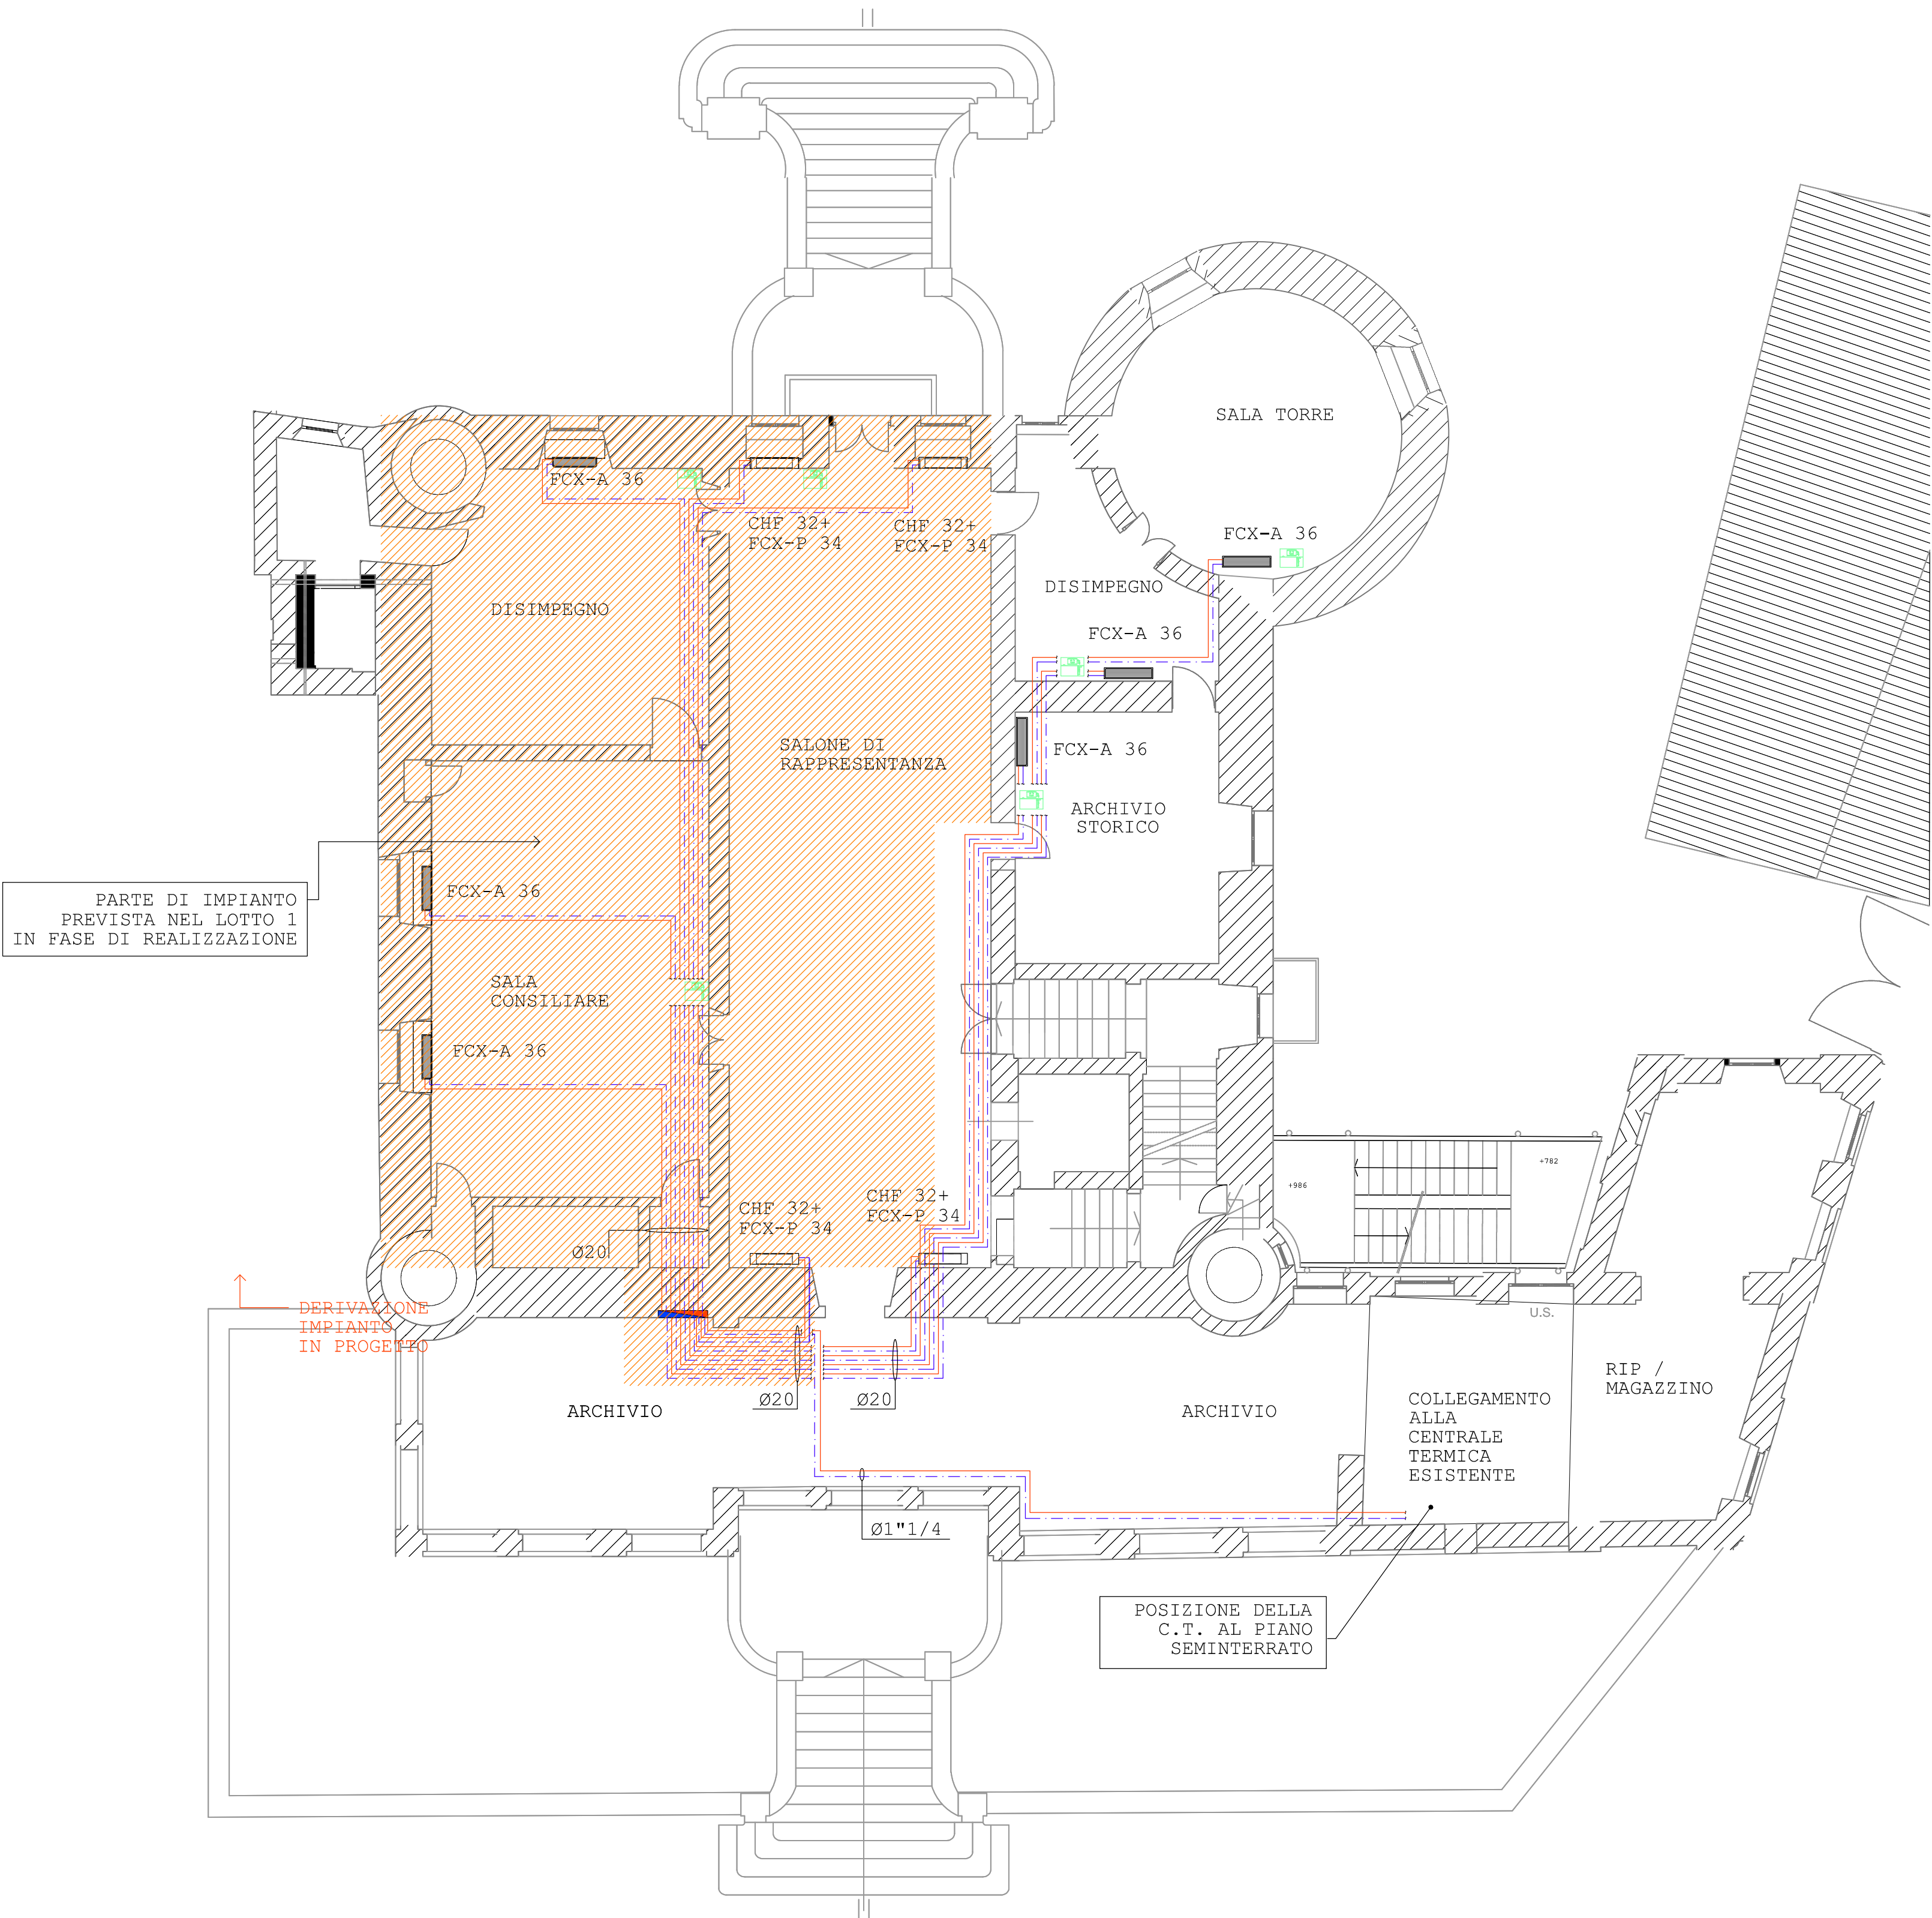

SCHEMA FUNZIONALE


TIPOLOGICO - DA APPROFINDIRE IN FASE ESECUTIVA

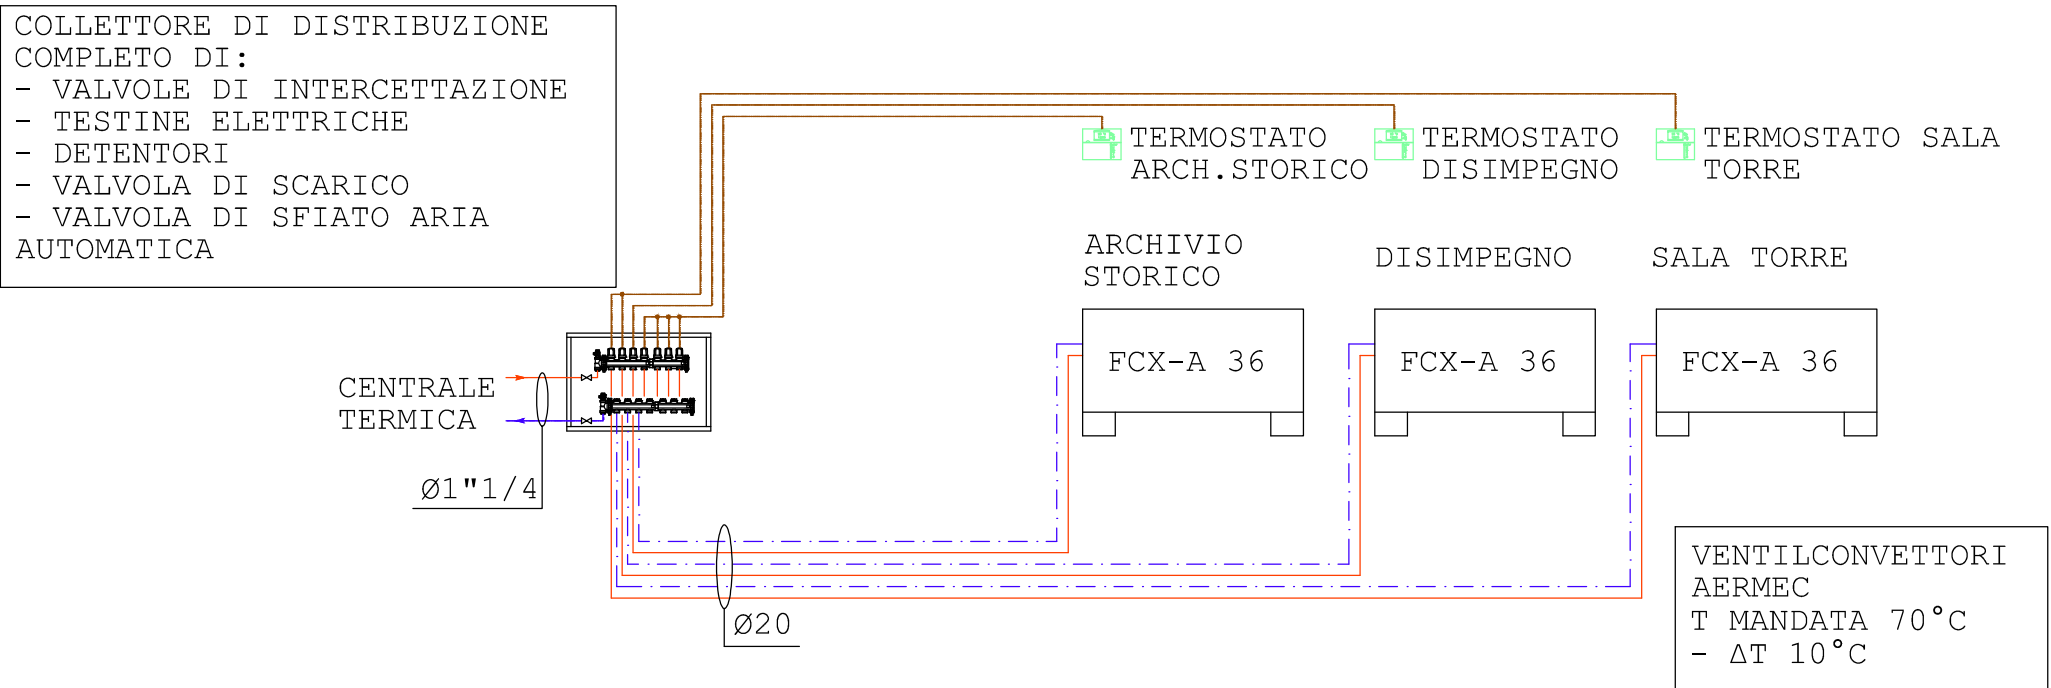


LEGENDA

- MANDATA ACQUA CALDA
- RITORNO ACQUA CALDA
- COLLETTORE IMPIANTO TERMICO
- CRONOTERMOSTATO AMBIENTE


PARTICOLARE CASSETTA DI CONTENIMENTO VENTILCONVETTORE

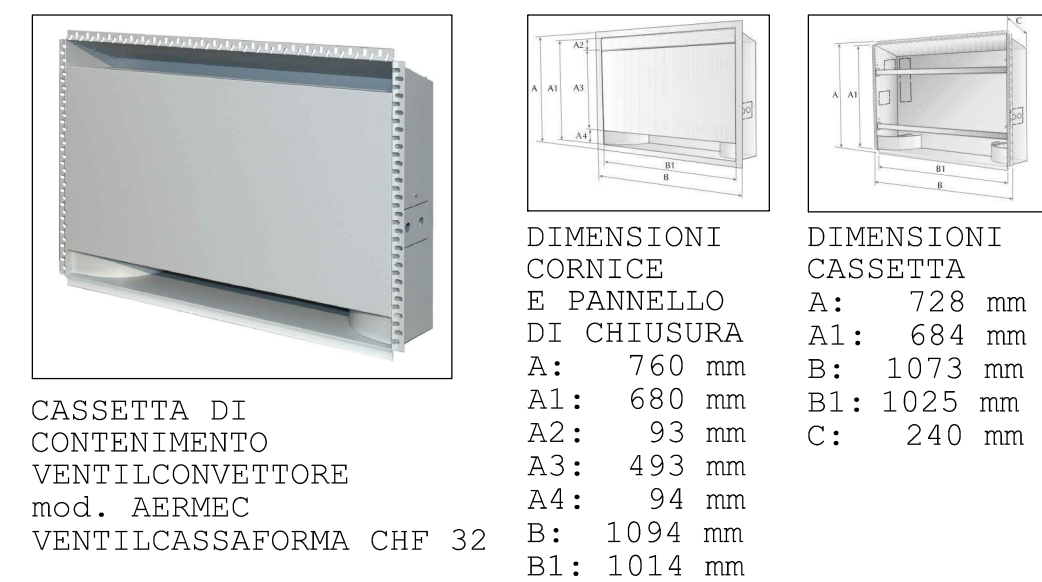

PARTICOLARE VENTILCONVETTORE INCASSATO

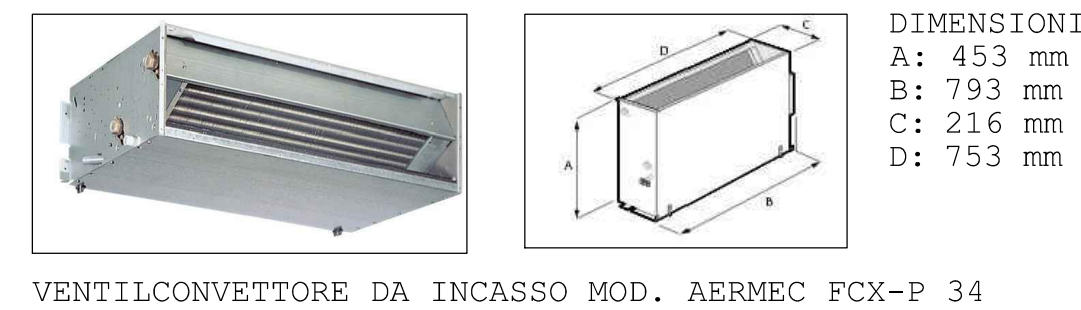

PARTICOLARE VENTILCONVETTORE A PAVIMENTO

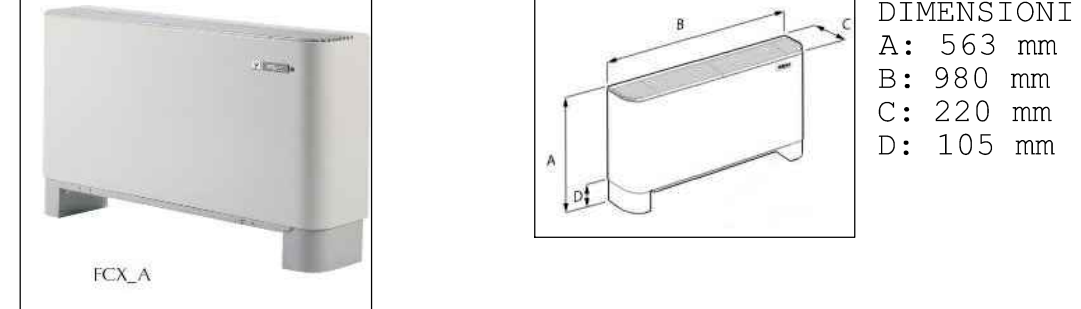

				SCHEMA IMPIANTI MECCANICI		ART27.E
0	EMISSIONE	15 06 05				
REV.	DESCRIZIONE	DATA		TITOLO		PROGR.
BSC	RED	DAV	CHK	RIC	APP	ALE
REGIONE PIEMONTE COMUNE DI MONASTEROLO DI SAVIGLIANO 5, PIAZZA CASTELLO				ART 27.E 150610 IMP TERMICO.DWG		ARG
ADEGUAMENTI FUNZIONALI DI ALCUNI AMBIENTI DEL CASTELLO DI MONASTEROLO DI SAVIGLIANO - SEDE MUNICIPALE 2° LOTTO - RISANAMENTI CONSERVATIVI, CONSOLIDAMENTI STRUTTURALI DELLA COPERTURA E FORZIONI SOLAI.						1F
ANSALDI STUDIO INGEGNERI ASSOCIATI		ALESSANDRO ANSALDI ANSALDI - STUDIO INGEGNERI ASSOCIATI 3, CORSO VITTORIO EMANUELE II - 10125 TORINO T 011658707 - F 0117432157 - M STUDIO@ANSALDI-STUDIO.EU				
STUDIO ARCHITETTI FISSORE GHIONE e ASSOCIATI Paolo Fissore • Maurizio Ghione • Stefano Boffa						
Corso Vittorio Veneto n° 57 - 12038 SAVIGLIANO (CN) Tel. e fax 0172 - 21874 P. Iva 0178818 004 8				Web: www.architettisavigliano.it e-mail: fissoreghione@tiscali.net.it		